


Schemat instalacji elektrycznej

Schemat jednokreskowy monitoringu CCTV

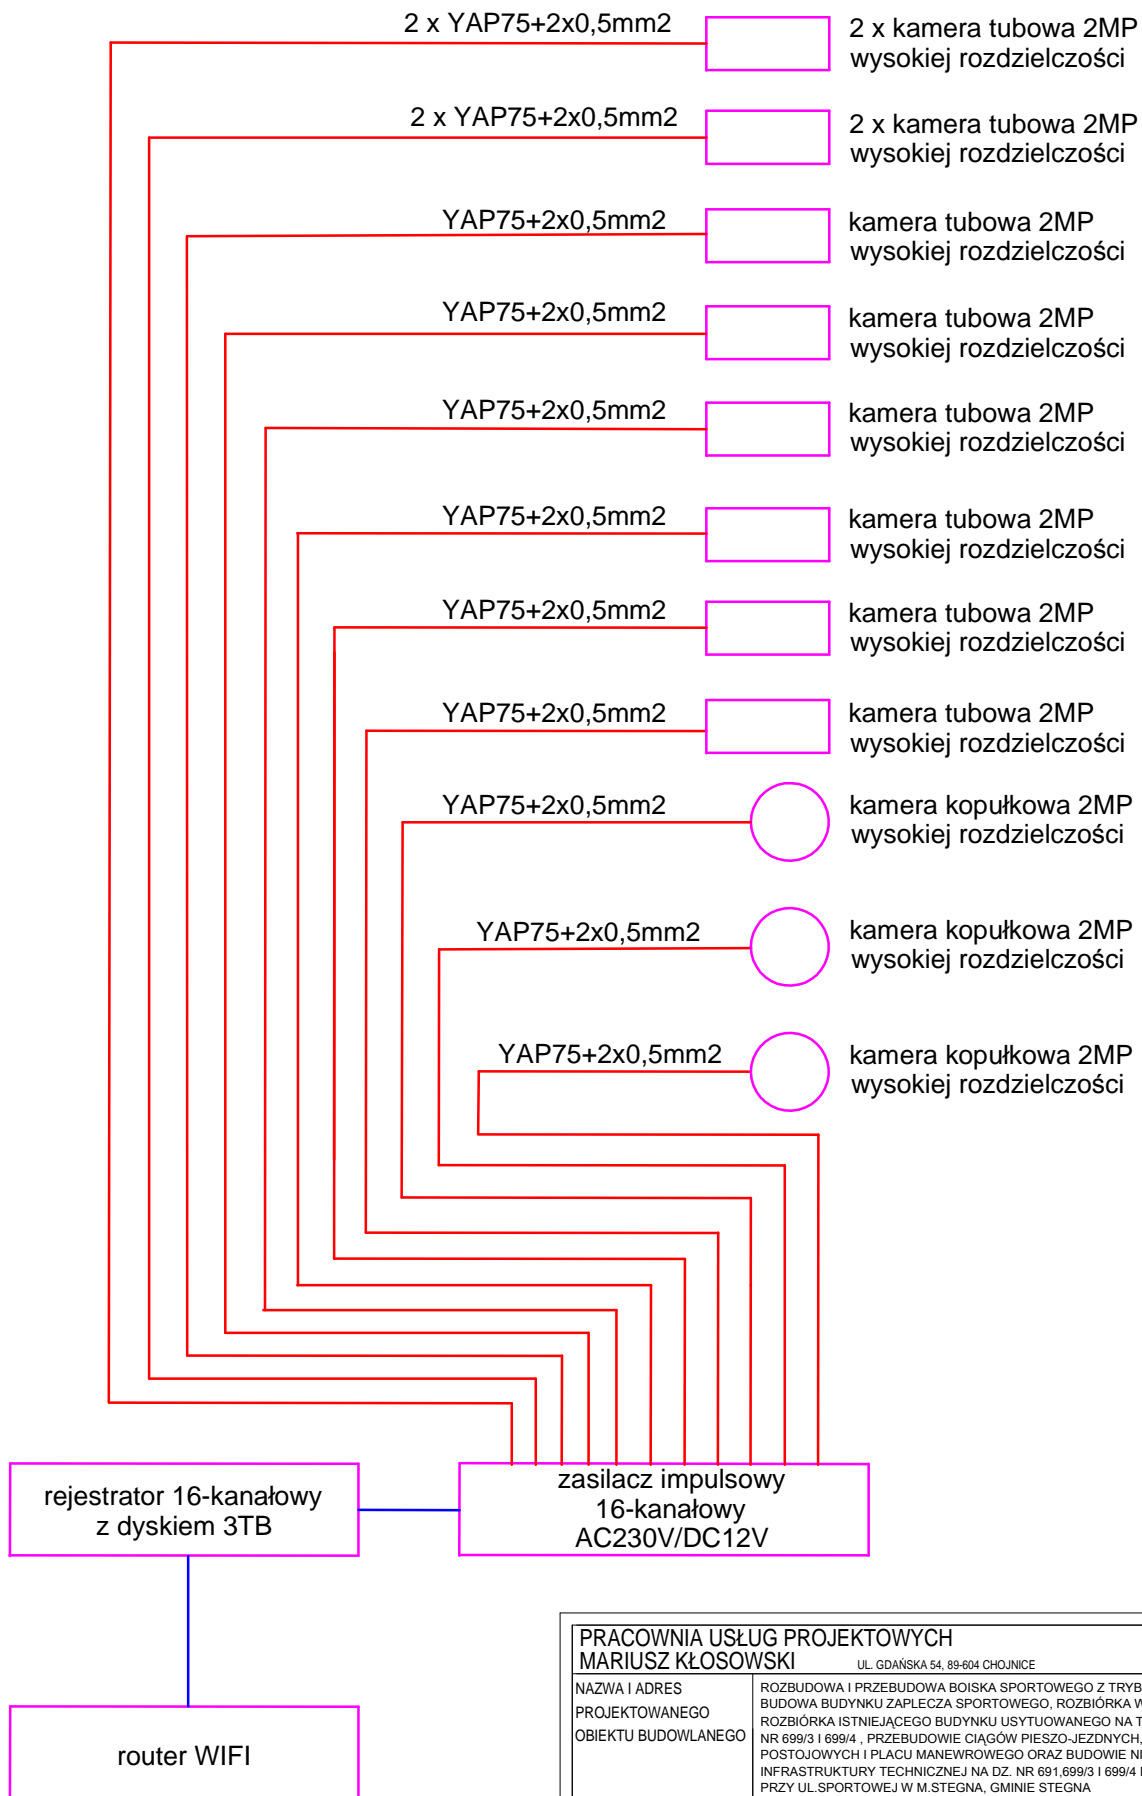

PRACOWNIA USŁUG PROJEKTOWYCH
MARIUSZ KŁOSOWSKI

UL. GDAŃSKA 54, 89-604 CHOJNICE

NAZWA I ADRES
PROJEKTOWANEGO
OBIEKTU BUDOWLANEGO

ROZBUDOWA I PRZEBUDOWA BOISKA SPORTOWEGO Z TRYBUNAMI,
BUDOWA BUDYNKU ZAPLECZA SPORTOWEGO, ROZBIÓRKA WAŁU ZIEMNEGO,
ROZBIÓRKA ISTNIEJĄCEGO BUDYNKU USYTUOWANEGO NA TERENIE DZIAŁEK
NR 699/3 I 699/4, PRZEBUDOWIE CIĄGÓW PIESZO-JEZDNYCH, BUDOWIE MIEJSC
POSTOJOWYCH I PLACU MANEWROWEGO ORAZ BUDOWIE NIEZBĘDNEJ
INFRASTRUKTURY TECHNICZNEJ NA DZ. NR 691, 699/3 I 699/4 POŁOŻONYCH
PRZY UL. SPORTOWEJ W M. STEGNA, GMINIE STEGNA

Schemat jednokreskowy instalacji monitoringu CCTV

SKALA

1:100

BRANŻA ELEKTRYCZNA

NR RYS

E-6

PROJEKTANT INST. ELEKTRYCZNEJ
SPECJALNOŚĆ: INST. ELEKTRYCZNE
MAREK ZNAJDEK
UAN-KZ-7210/36/89; AUB-KZ-7210/75/90

SPRAWDZAJĄCY INST. ELEKTRYCZNE
SPECJALNOŚĆ: INST. ELEKTRYCZNE
ALOUZY ZNAJDEK
BUA-III/447/63/Bg; 725/75/Bg; AUB-KZ-7210/77/90

13.10.2016

13.10.2016