


Schemat instalacji elektrycznej

Instalacja oświetlenia podstawowego, awaryjnego oraz ewakuacyjnego

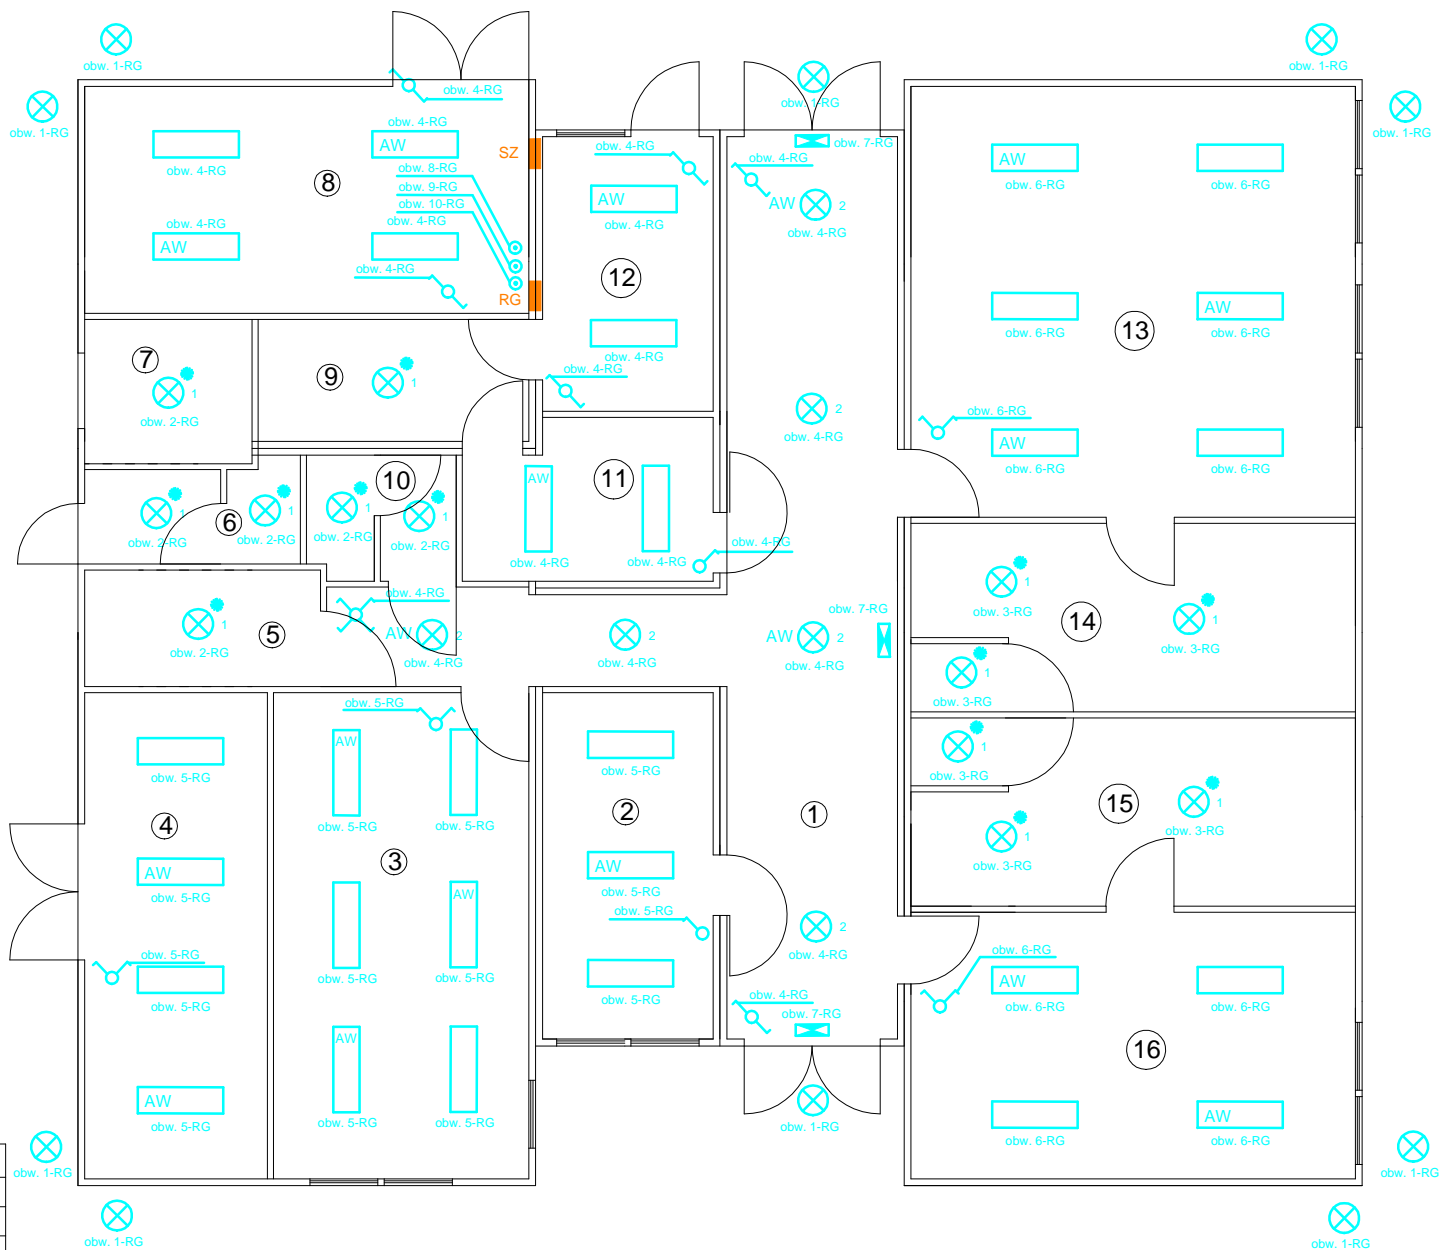

LEGENDA

- rozdzielnia główna RG
- szafa sterująca SZ - nawadnianie murawy boiska piłkarskiego
- wyłącznik grupowy (szeregowy) - dwubiegunowy
- wyłącznik jednobiegunowy
- wyłącznik schodowy
- wyłącznik krzyżowy
- wyłącznik bistabilny
- oprawa oświetleniowa 250W, IP65, metalohalogenkowa, z kloszem ze szkła hartowanego odpornego na stłuczenia DELTA PD2 250 firmy ESSYSTEM lub równoważna
- oprawa oświetleniowa 1x15W IP44 BASE LED firmy ESSYSTEM lub równoważna
- oprawa oświetleniowa 2x36W IP20 TITANIA firmy ESSYSTEM lub równoważna
- oprawa oświetleniowa LED-67W, (3000K)-7400lm, 1040mmx175mm
- oprawa oświetlenia ewakuacyjnego MONITOR2 IP40 firmy ESSYSTEM lub równoważna
- czujnik ruchu
- AW - moduł awaryjny
- gniazdo wtyczkowe pojedyncze-hermetyczne - 230V
- gniazdo wtyczkowe podwójne-hermetyczne - 230V
- gniazdo wtyczkowe podwójne - 230V
- gniazdo 400V (L1, L2, L3, N+PE/0-I)
- gniazdo komputerowe RJ45
- przycisk przeciwpożarowy
- grzejnik elektryczny o mocy 1000W - 230V
- grzejnik elektryczny o mocy 1500W - 230V

LP	NAZWA POMIESZCZENIA	POWIERZCHNIA [m²]
1	KOMUNIKACJA	34,38
2	BIURO	10,49
3	SALA KONFERENCYJNA	21,72
4	MAGAZYN	15,71
5	WC MĘSKI I NIEPEŁNOSP.	4,86
6	WC DAMSKI	3,71
7	WC MĘSKI I NIEPEŁNOSP.	4,32
8	MAGAZYN	17,8
9	WĘZEL SANITARNY	5,79
10	WC DAMSKI	3,25
11	SZATNIA TRENERÓW	6,95
12	SZATNIA SĘDZIÓW	8,49
13	SZATNIA	33,57
14	WĘZEL SANITARNY	14,54
15	WĘZEL SANITARNY	14,54
16	SZATNIA	20,79

RAZEM	220,91
-------	--------

PRACOWNIA USŁUG PROJEKTOWYCH

MARIUSZ KŁOSOWSKI

UL. GDAŃSKA 54, 89-604 CHOJNICE

NAZWA I ADRES
PROJEKTOWANEGO
OBIEKTU BUDOWLANEGO

ROZBUDOWA I PRZEBUDOWA BOISKA SPORTOWEGO Z TRYBUNAMI,
BUDOWA BUDYNKU ZAPLECZA SPORTOWEGO, ROZBIÓRKA WAŁU ZIEMNEGO,
ROZBIÓRKA ISTNIEJĄCEGO BUDYNKU USYTUOWANEGO NA TERENIE DZIAŁEK
NR 699/3 I 699/4 , PRZEBUDOWIE CIĄGÓW PIESZO-JEZDNYCH,BUDOWIE MIEJSC
POSTOJOWYCH I PLACU MANEWROWEGO ORAZ BUDOWIE NIEZBĘDNEJ
INFRASTRUKTURY TECHNICZNEJ NA DZ. NR 691,699/3 I 699/4 POŁOŻONYCH
PRZY UL.SPORTOWEJ W M.STEGNA, GMINIE STEGNA

Instalacja ośw. podstawowego, awaryjnego oraz ewakuacyjnego

SKALA

1:100

BRANŻA ELEKTRYCZNA

NR RYS

E-2

PROJEKTANT INST. ELEKTRYCZNEJ
SPECJALNOŚĆ: INST.ELEKTRYCZNE
MAREK ZNAJDEK
UAN-KZ-7210/36/89; AUB-KZ-7210/75/90

SPRAWDZAJĄCY INST.ELEKTRYCZNE
SPECJALNOŚĆ: INST.ELEKTRYCZNE
ALOJZY ZNAJDEK
BUA-III/447/63/Bg; 725/75/Bg; AUB-KZ-7210/77/90

13.10.2016

13.10.2016