



KALA 1:50

POGAZDKA	m <sup>2</sup>
TERAKOTA	13,53
TERAKOTA	2,00
TERAKOTA	7,15
TARRETT	0,00
TARRETT	6,96
GRES	15,89
GRES	14,24
GRES	9,81
GRES	90,72

UWAGA:  
WYKAZ KANAŁÓW WENTYLACYJNYCH  
I NA PROFILACH STALOWYCH I W

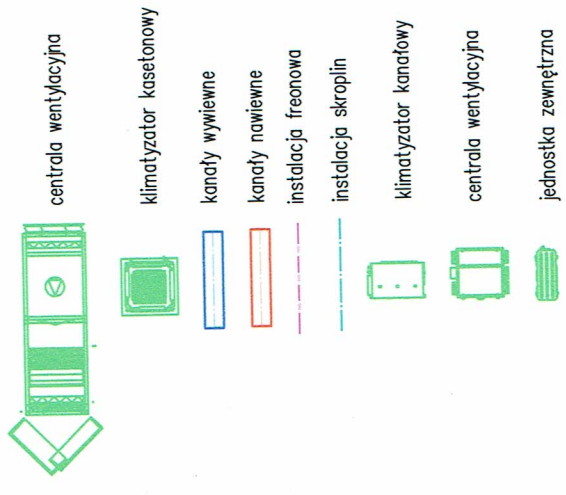

**UWAGI:**  
 - Kandy wentylacyjne prowadzić nad pasem dachowym kratownicy dachu  
 - Nie dopuszcza się wykonywanie obniżej stropu  
 - Kratki nawiewne i wywiewne winny być oddalone od ściany na odległość pozwalającą na swobodny montaż urządzeń kina (w szczególności ekranu)  
 - Kratki nie mogą ograniczać widoczności widzom

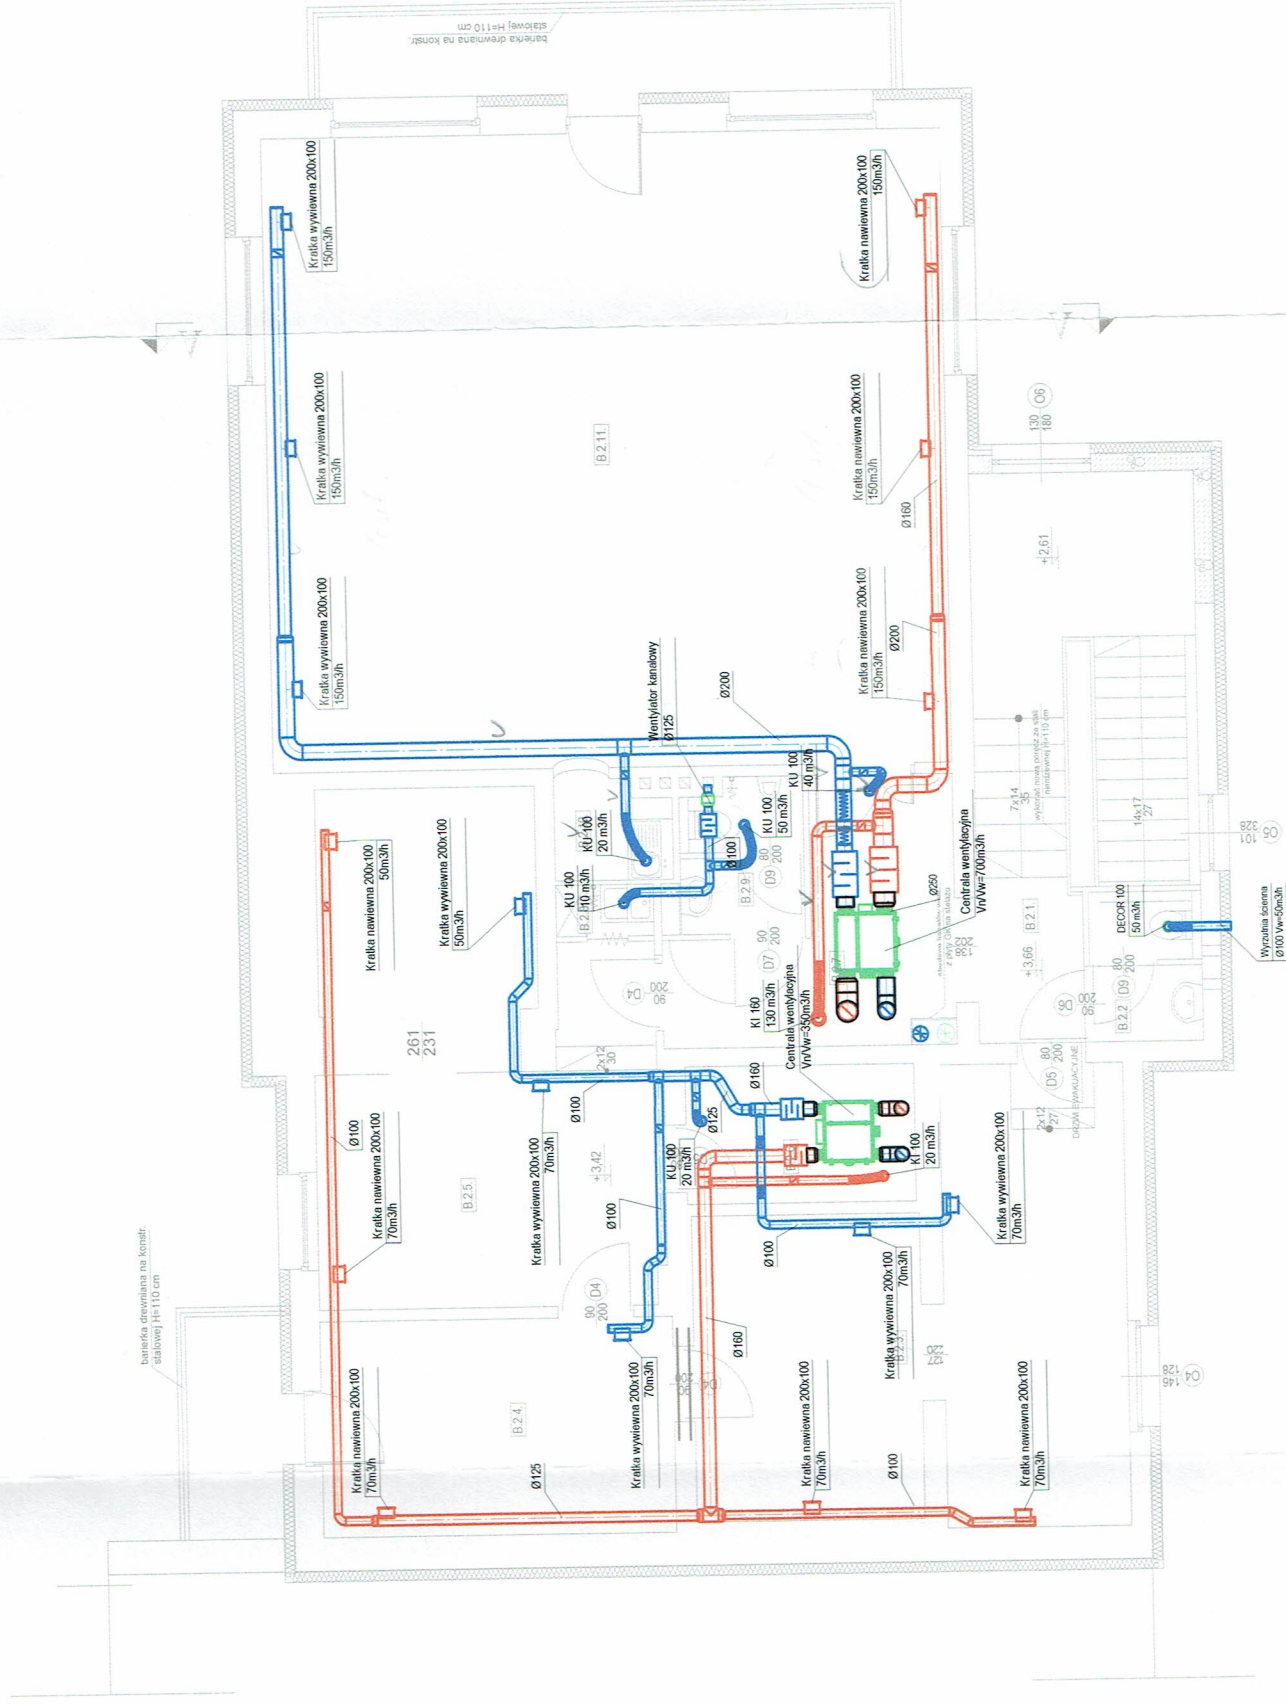

RZUT PIĘTRA SKALA 1:50

**P.H.U.Taros - Pracownia Projektowa**

temat: Projekt klimatyzacji i wentylacji Gminnego Ośrodka Kultury z biurem informacji turystycznej w Stegnie.

obiekt: Gminny Ośrodek Kultury

adres: ul. Gdańska 60, 82-103 Stegna, dz. nr ew. 546/3

rysunek: Rzut I piętra, Rzut Piwnicy

projektował: mgr inż. Stefan Kulaga POM/0021/PWOS/03

opracowali: mgr inż. Tomasz Makarski

mgr inż. Anna Paradowska

nr archiwalny: 26/2009

nr rys.: W2

skala 1:100

wentylacja i klimatyzacja